


LEGENDE

- Station 0+000 - 0+060, Pflasterdecke
- Station 0+060 - 0+300, Asphaltbauweise, F3
- Station 0+300 - 0+575, Asphaltbauweise, F1
- Niederspannungskabel
- Mittelspannungsfreileitung

Blatt 5.1

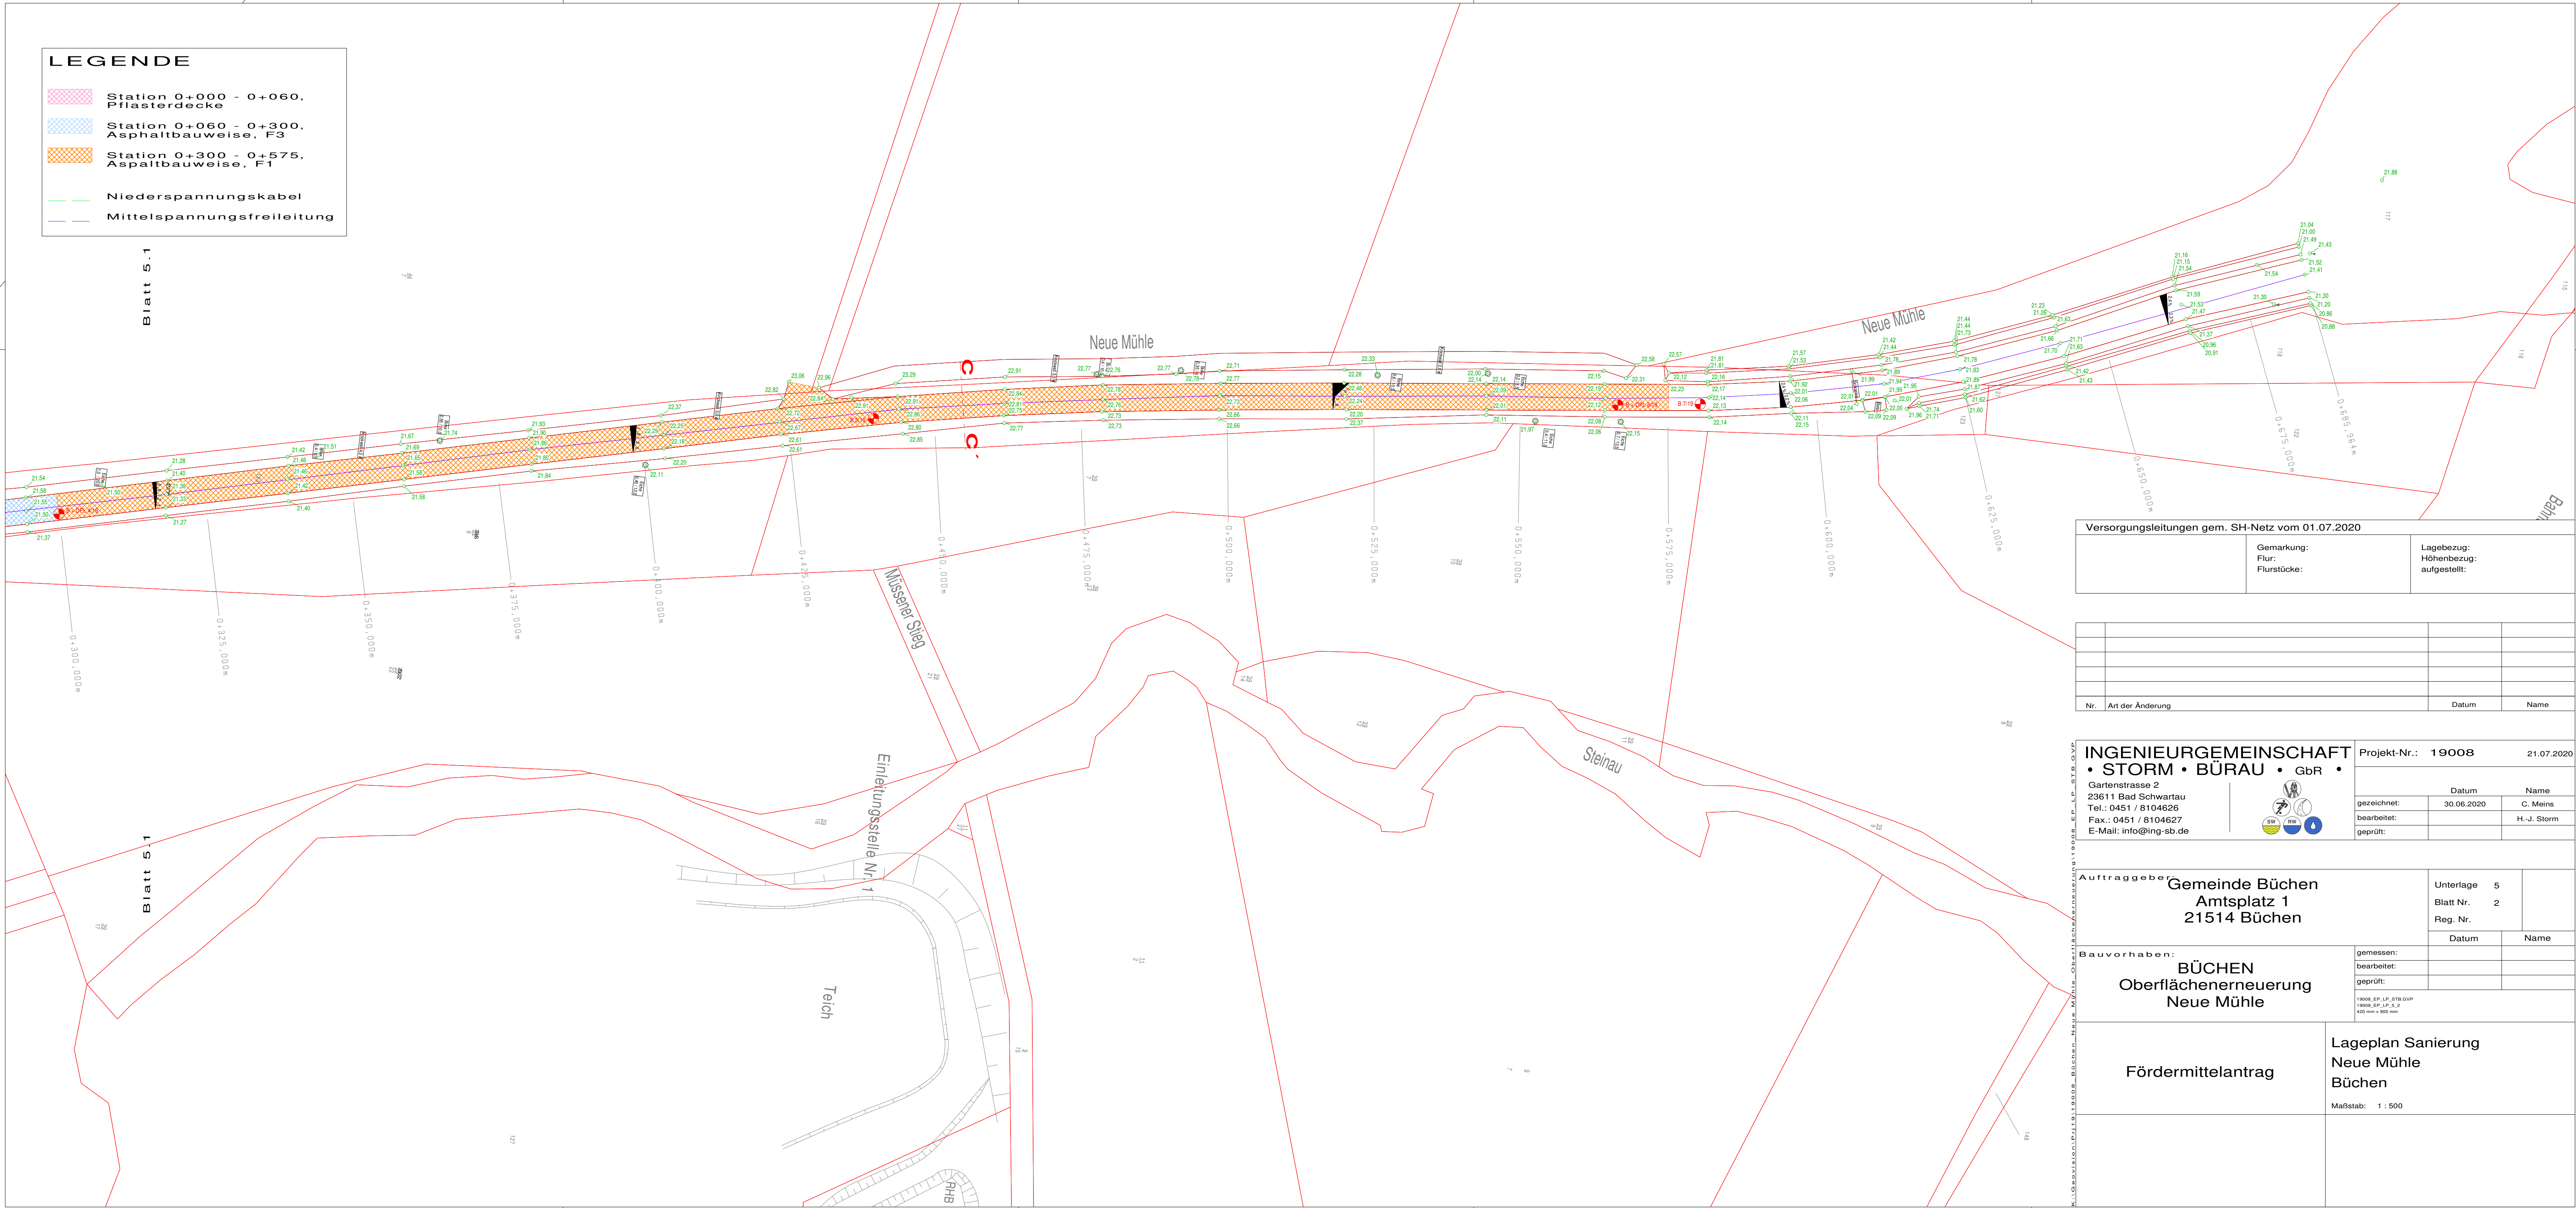

Versorgungsleitungen gem. SH-Netz vom 01.07.2020		
Gemarkung:	Flur:	Lagebezug:
Flurstücke:		Höhenbezug:
		aufgestellt:

Nr.	Art der Änderung	Datum
		Name

INGENIEURGEMEINSCHAFT
• **STORM** • **BÜRAU** • **GbR** •
Gartenstrasse 2
23611 Bad Schwartau
Tel.: 0451 / 8104626
Fax.: 0451 / 8104627
E-Mail: info@ing-sb.de

Projekt-Nr.: 19008 21.07.2020

	Datum	Name
gezeichnet:	30.06.2020	C. Meins
bearbeitet:		H.-J. Storm
geprüft:		

Auftraggeber: Gemeinde Büchen Amtsplatz 1 21514 Büchen	Unterlage	5
	Blatt Nr.	2
	Reg. Nr.	
	Datum	Name

Bauvorhaben: BÜCHEN Oberflächenenerneuerung Neue Mühle	gemessen:	
	bearbeitet:	
	geprüft:	
1:800, EP, LP, SP, STB-GVP 1:800, EP, LP, SP, STB 420 mm x 600 mm		

Fördermittelantrag	Lageplan Sanierung Neue Mühle Büchen	
	Maßstab: 1 : 500	